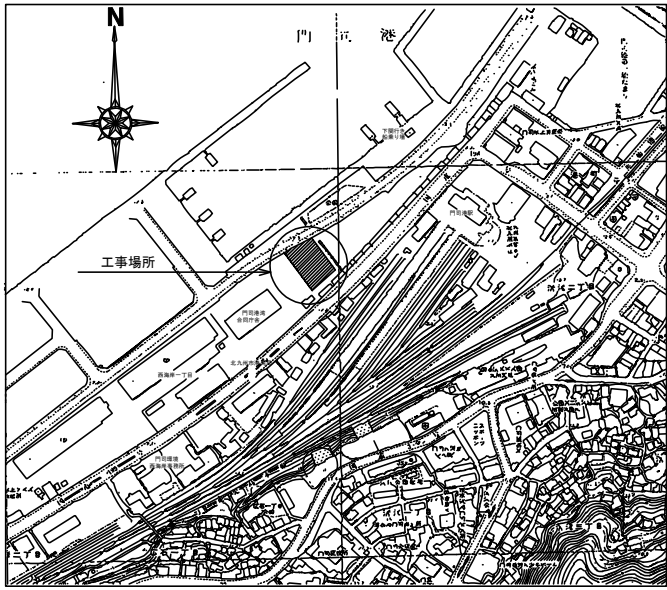
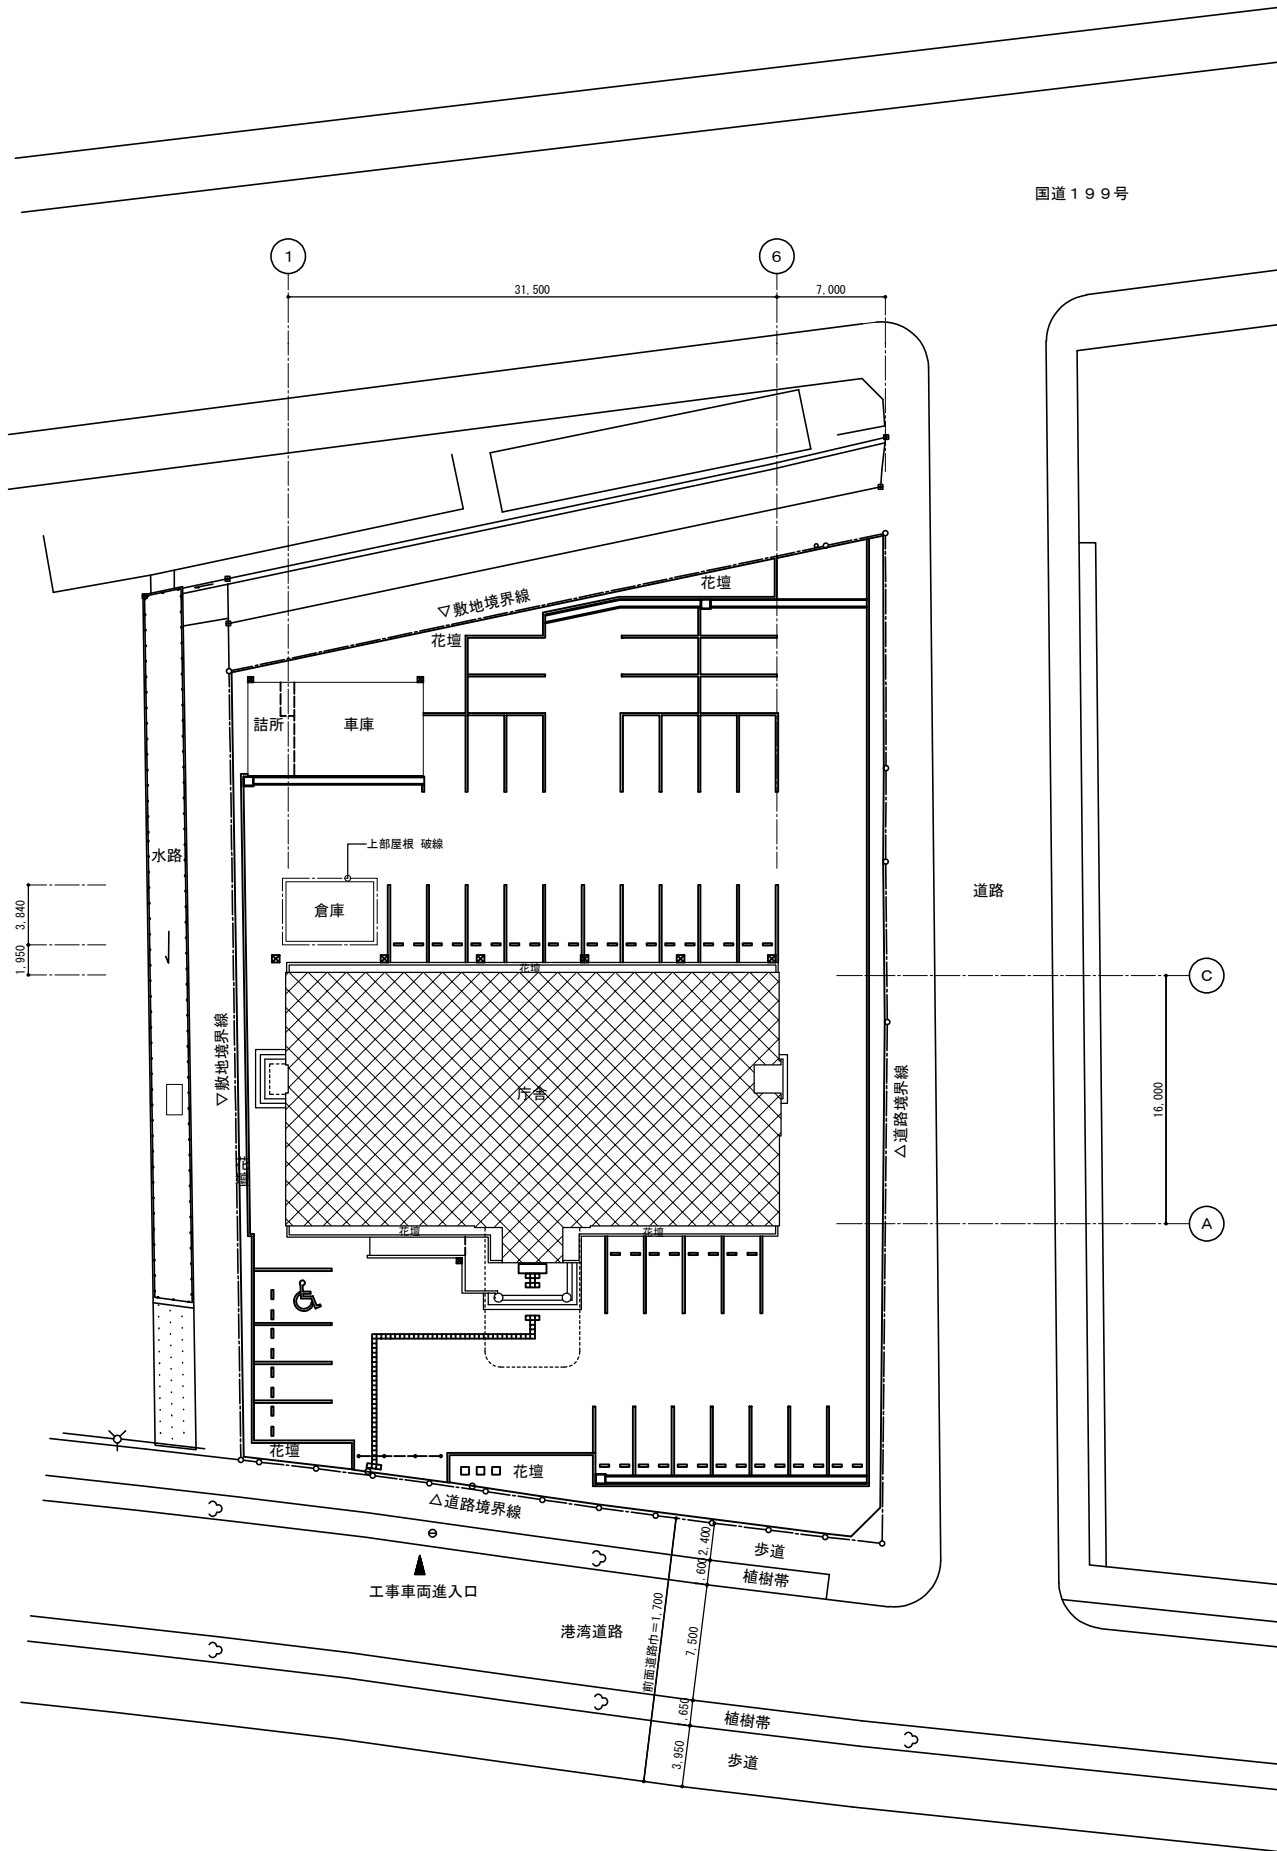





附近見取図 S=1/5,000




敷地配置図 S=1/250


年 度	令和7年度	図面番号	1
工 事 名	北九州港湾・空港整備事務所庁舎照明設備修理工事		
図面名称	附近見取図、配置図		
縮 尺	図 示	単 位	mm
設計年月日	令和7年11月	組 数	全 4 枚
国土交通省 九州地方整備局 北九州港湾・空港整備事務所			

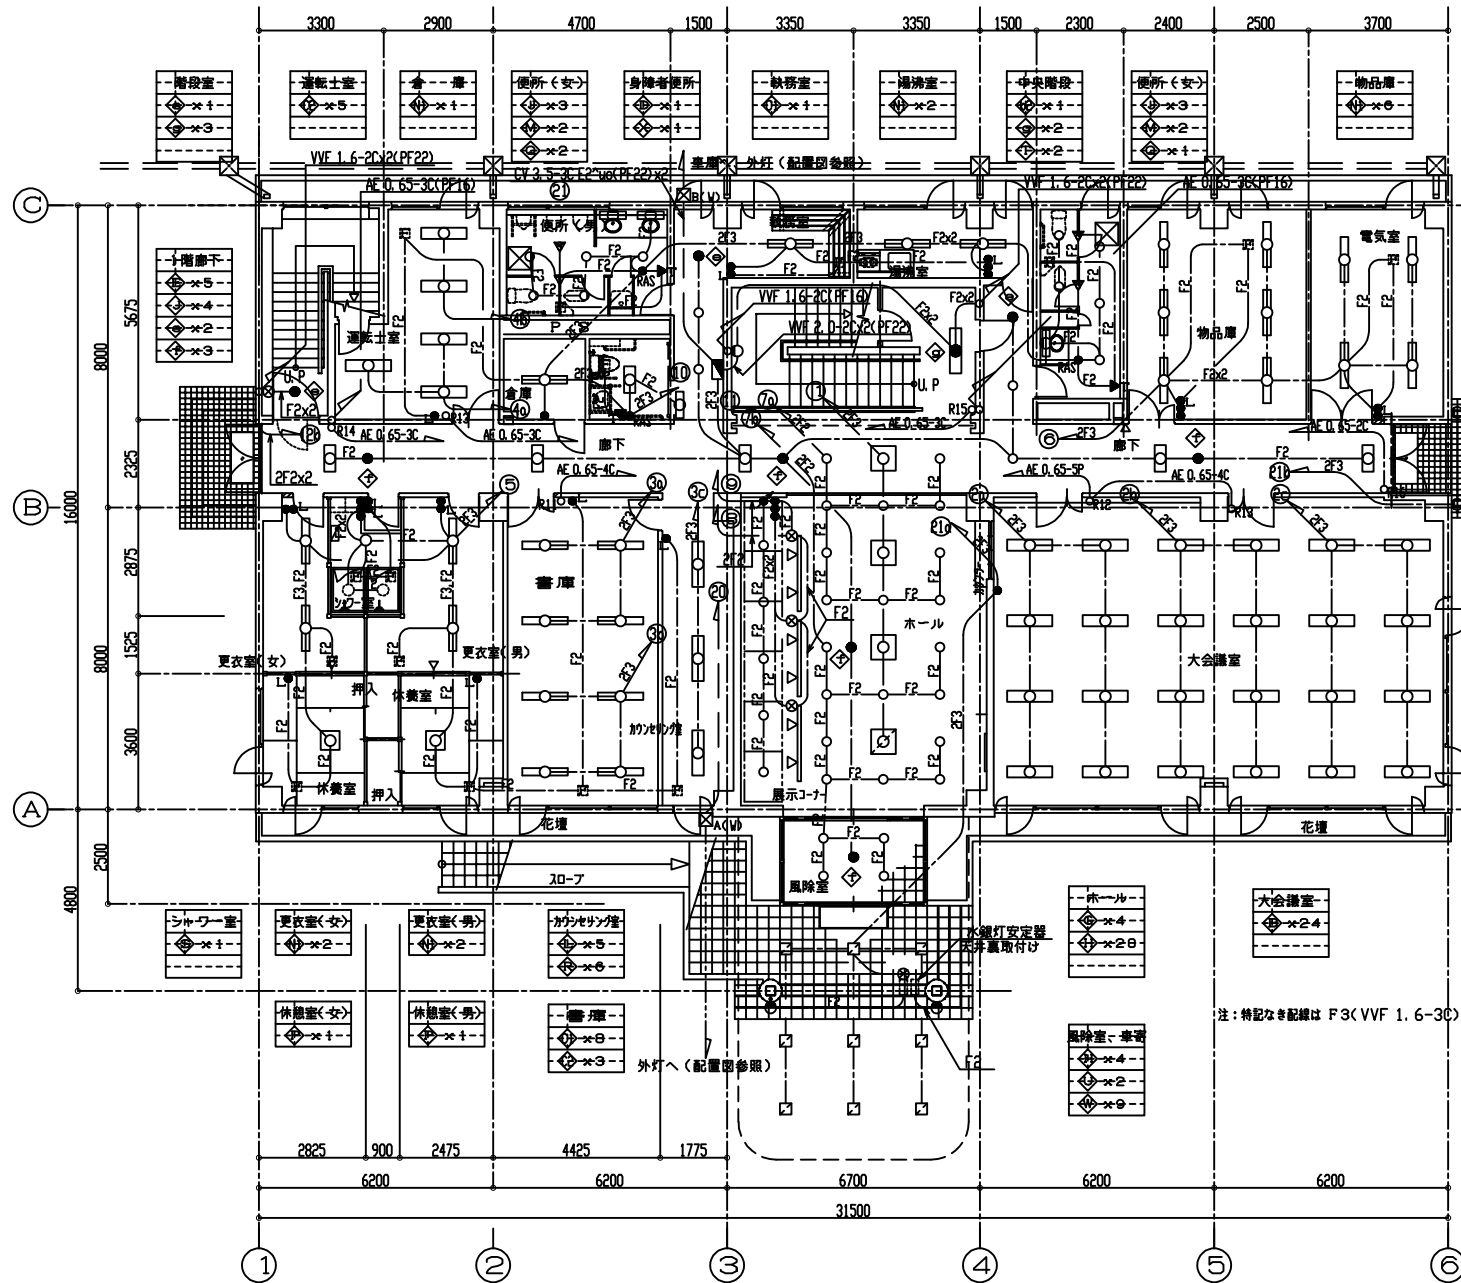

1階平面図 S=1/100

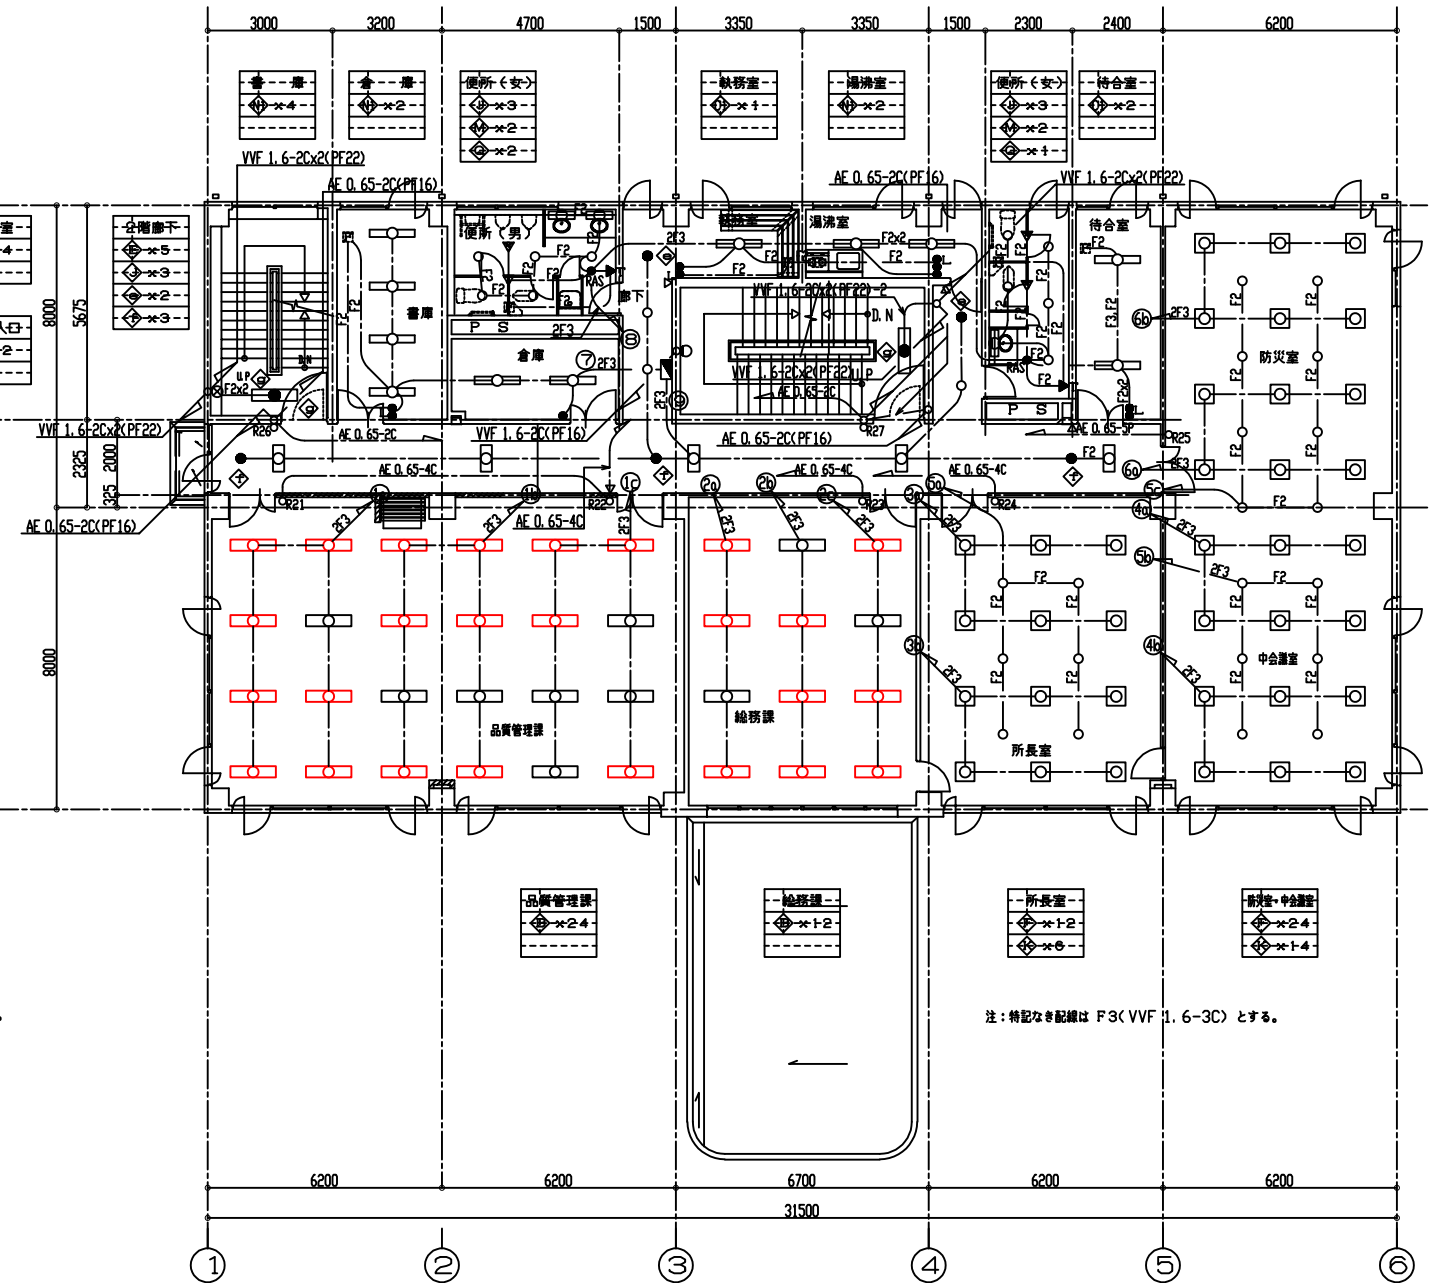


2階平面図 S=1/100

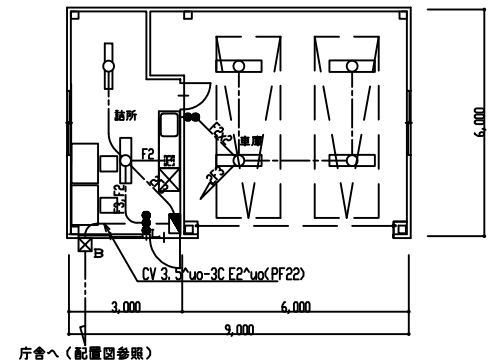















車庫平面図 1/100

リモコンセクター 点滅区分表								
※	R×1	R×2	R×3	R×4	R×5	R×6	R×7	記号
3	3回路用	3回路用	3回路用	3回路用	3回路用	3回路用		回路数
2	3回路用	3回路用	3回路用	3回路用	6回路用	3回路用	3回路用	回路数
1	3回路用	6回路用	3回路用	3回路用	3回路用	1回路用		回路数

年度	令和7年度	図面番号	2
工事名	北九州港湾・空港整備事務所庁舎照明設備修理工事		
図面名称	1階平面図、2階平面図、車庫平面図		
縮尺	図示	単位	mm
設計年月日	令和7年11月	組数	全4枚
国土交通省九州地方整備局 北九州港湾・空港整備事務所			

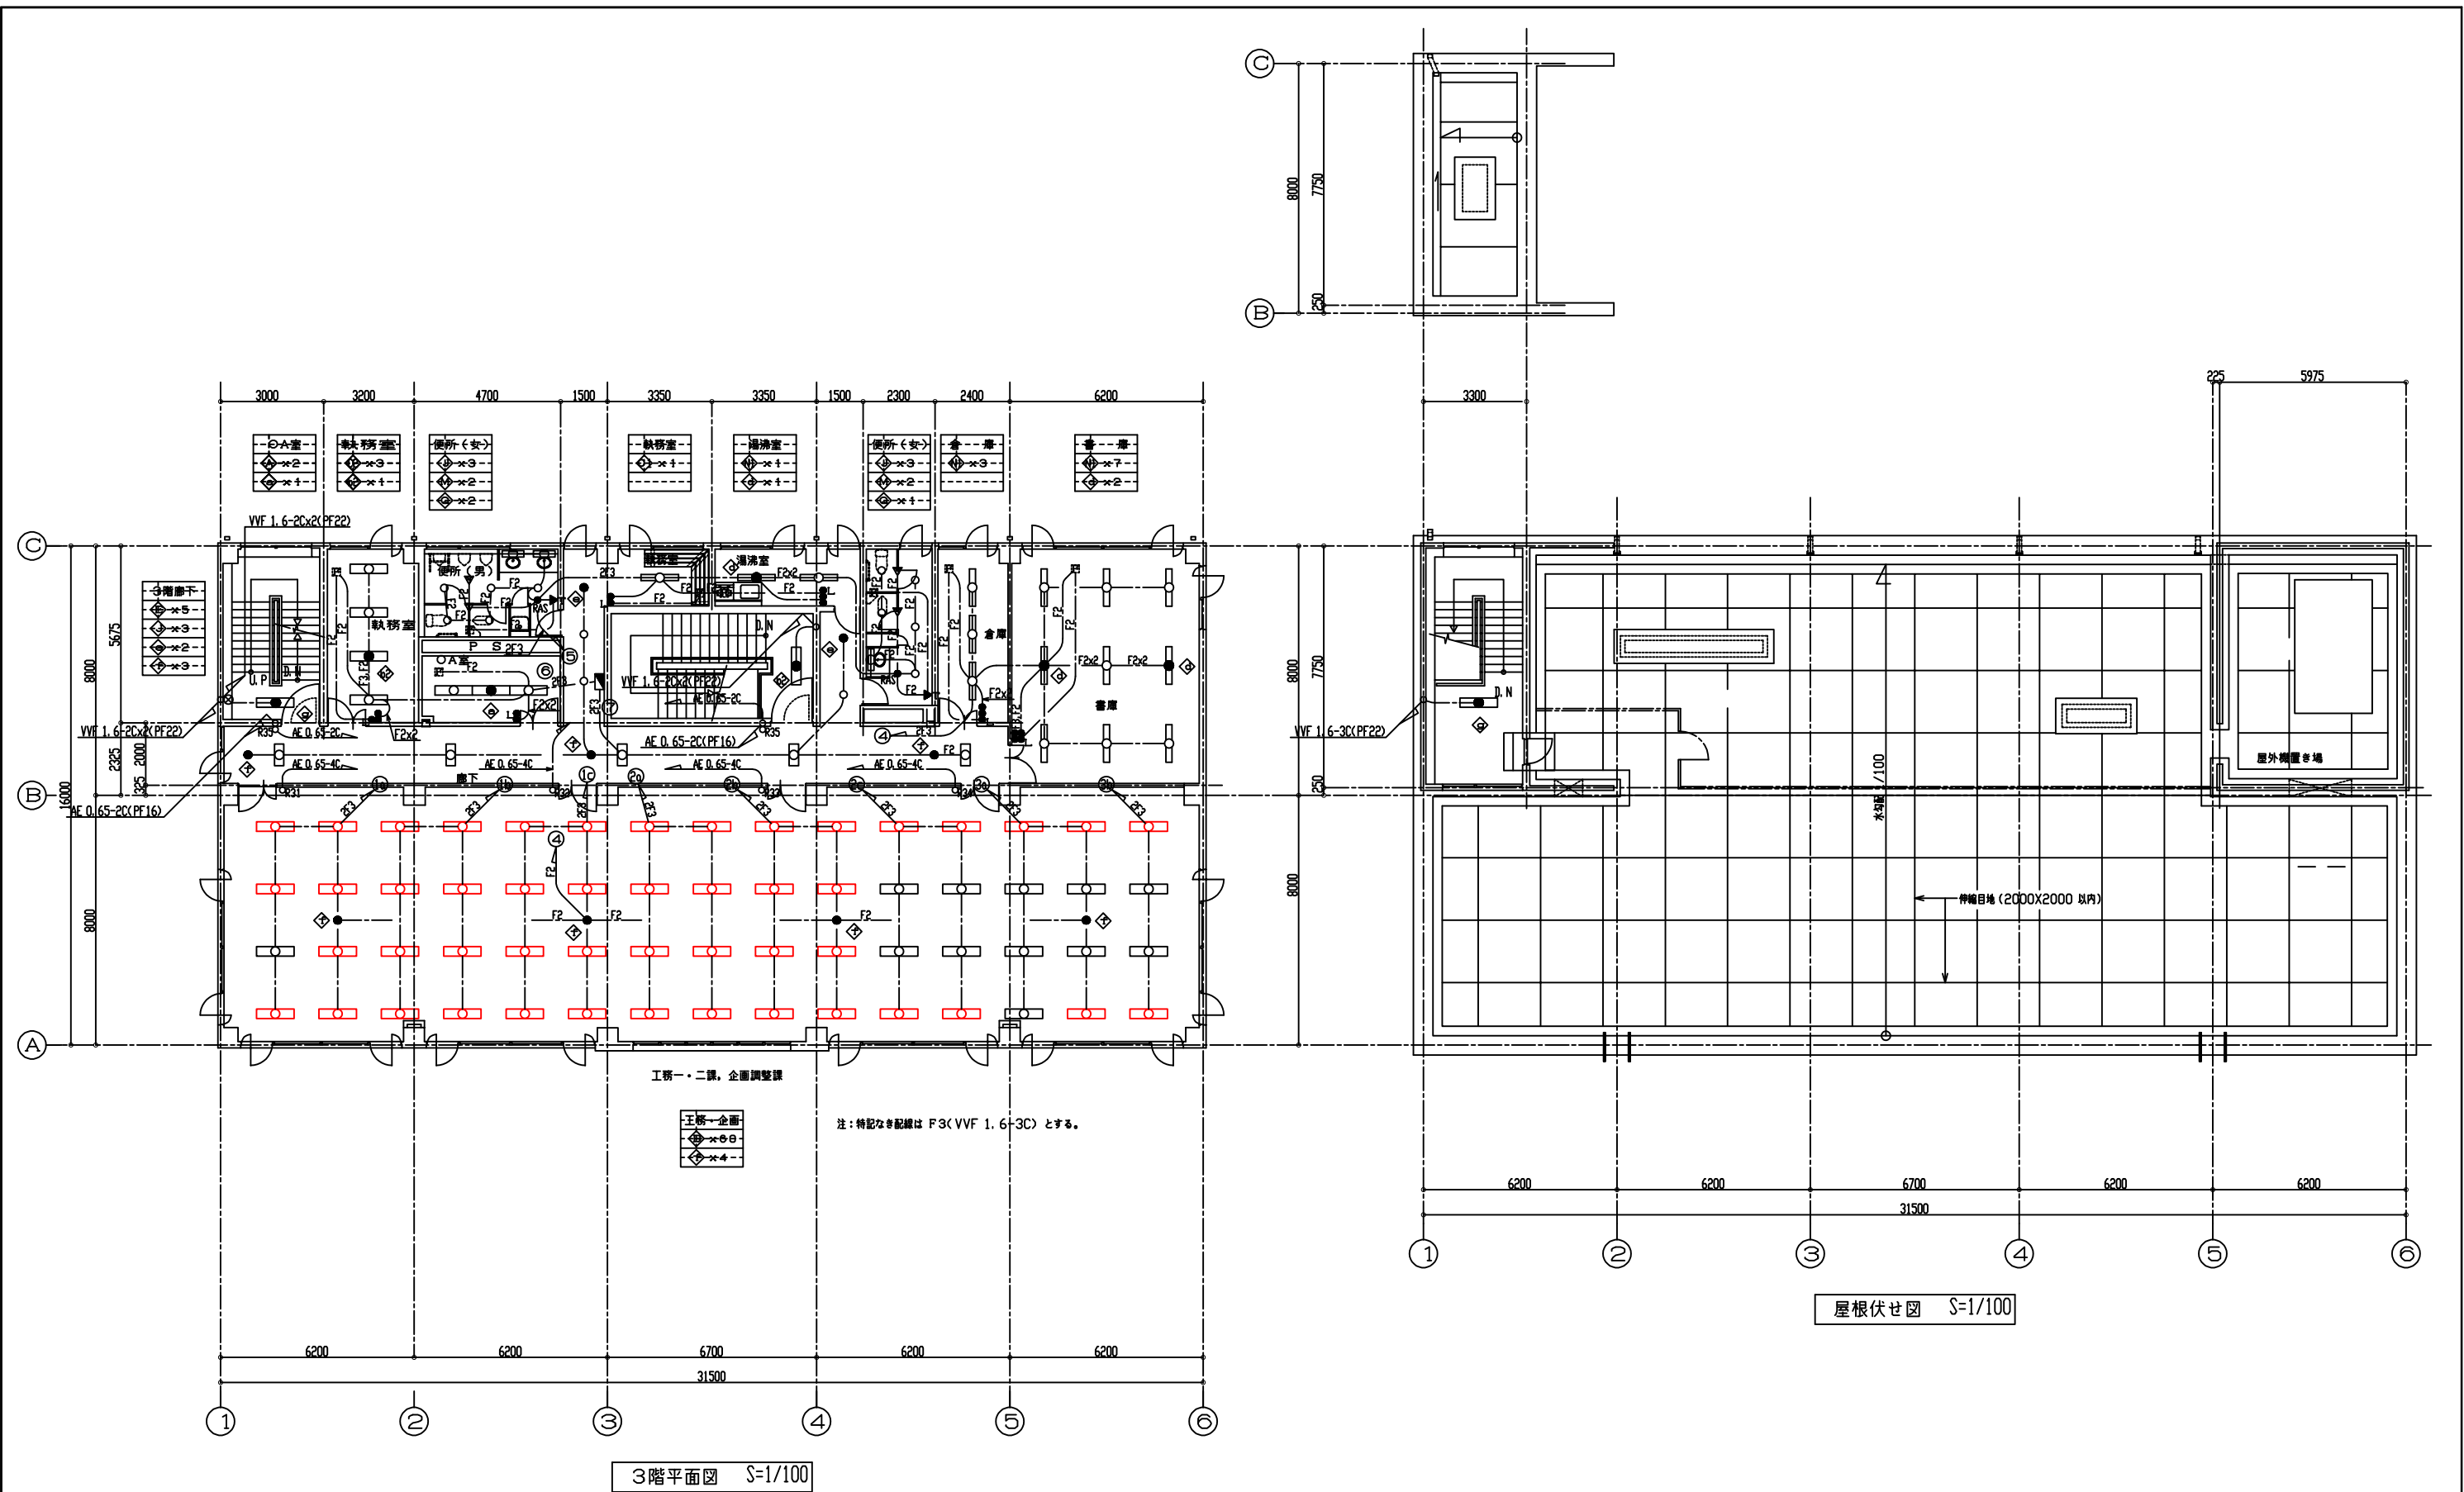

年 度	令和 7 年度	図面番号	3
工 事 名	北九州港湾・空港整備事務所庁舎照明設備修理工事		
図面名称	3 階平面図、屋根伏せ図		
縮 尺	図 示	単 位	mm
設計年月日	令和 7 年 11 月	組 数	全 4 枚
国土交通省 九州地方整備局 北九州港湾・空港整備事務所			

     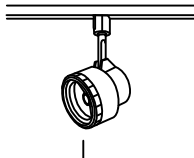 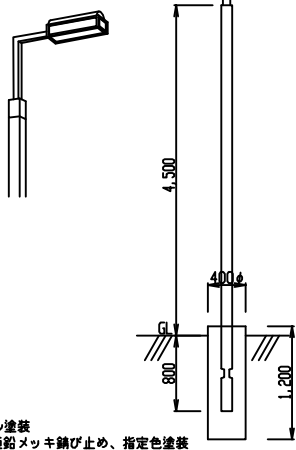 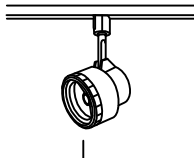  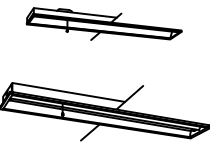 						
						
						
					本体：ステンレス パネル：強化ガラス（つや消し）	
						
						
						
						

注：非常灯は全てバッテリー内臓器具とする。

年 度	令和 7 年度	図面番号	4
工 事 名	北九州港湾・空港整備事務所庁舎照明設備修理工事		
図面名称	既設照明器具姿図		
縮 尺	図 示	単 位	mm
設計年月日	令和 7年11月	組 数	全 4 枚
国土交通省 九州地方整備局 北九州港湾・空港整備事務所			