

位置図 S=1:15,000




九州地方整備局
長崎港湾・空港整備事務所

凡例

点検箇所

年度	令和7年度	図面番号	1
業務名	令和7年度長崎港強震計装置等点検		
図面名称	位置図		
縮尺	図示	単位	m
設計年月	令和7年10月	組数	全2枚
国土交通省 九州地方整備局 長崎港湾・空港整備事務所			

強震計（長崎港）配置図 S=1/200

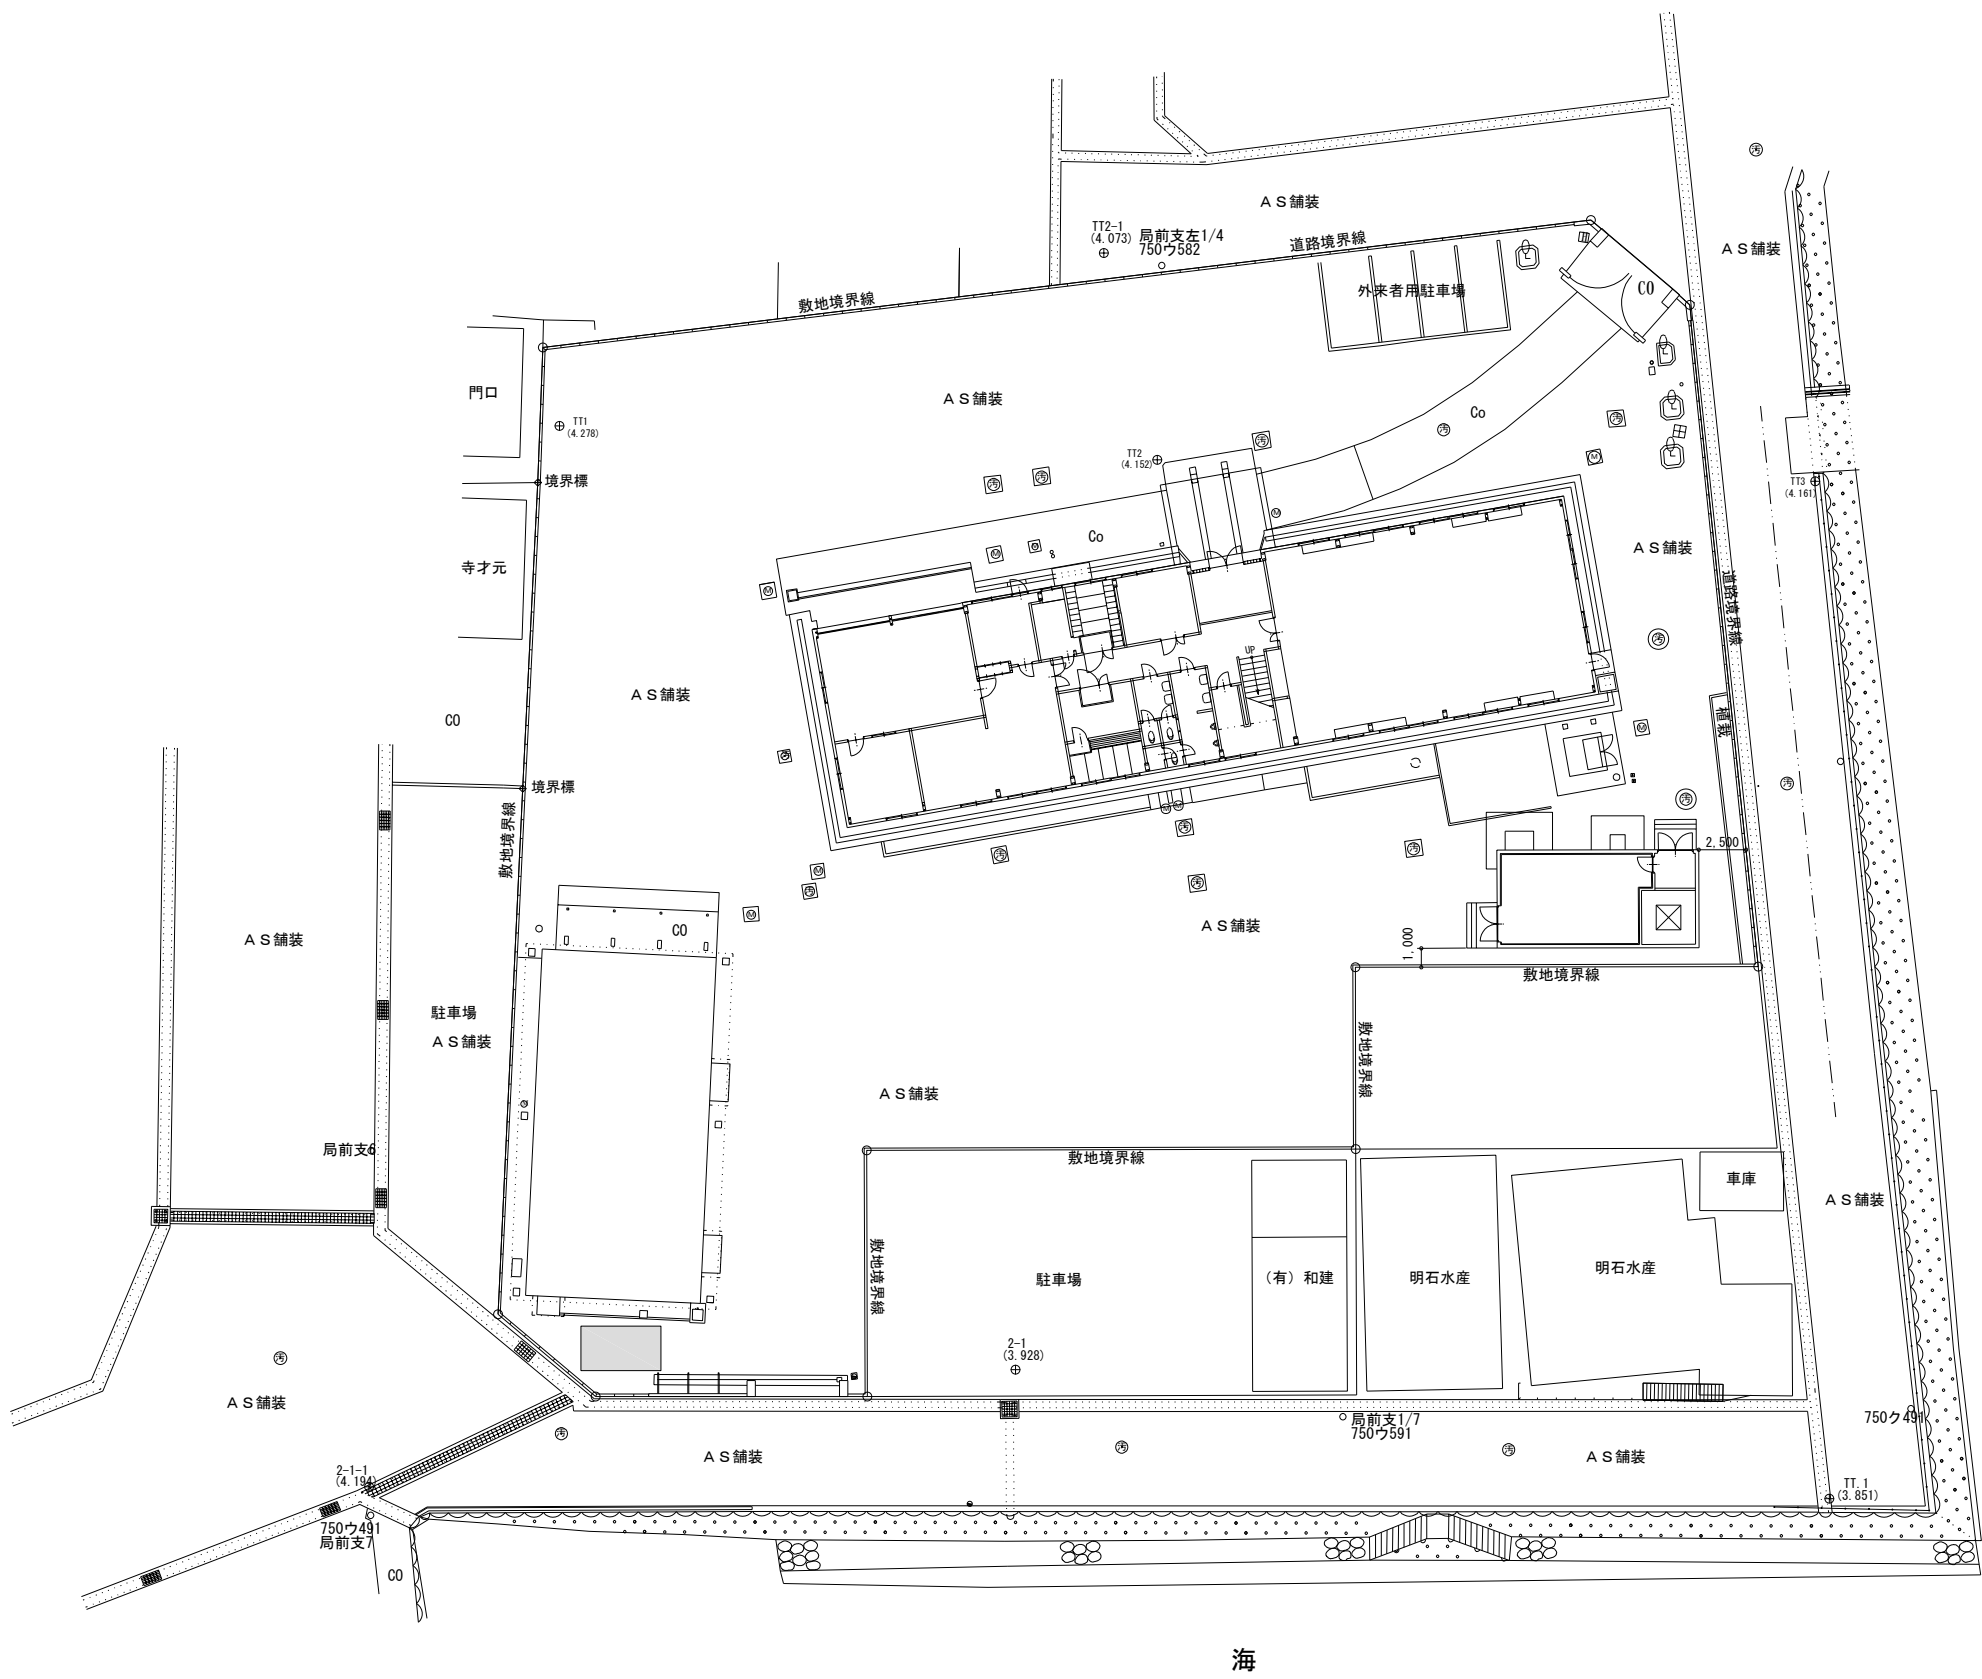


凡 例




点検箇所

年 度	令和7年度	図面番号	2
件 名	令和7年度長崎港強震計装置等点検		
図面名称	配置図		
縮 尺	図示	単 位	mm
設計年月	令和7年10月	組 数	全 2 枚
国土交通省 九州地方整備局 長崎港湾・空港整備事務所			

(参考図) 強震計配置配管配線図 (1)

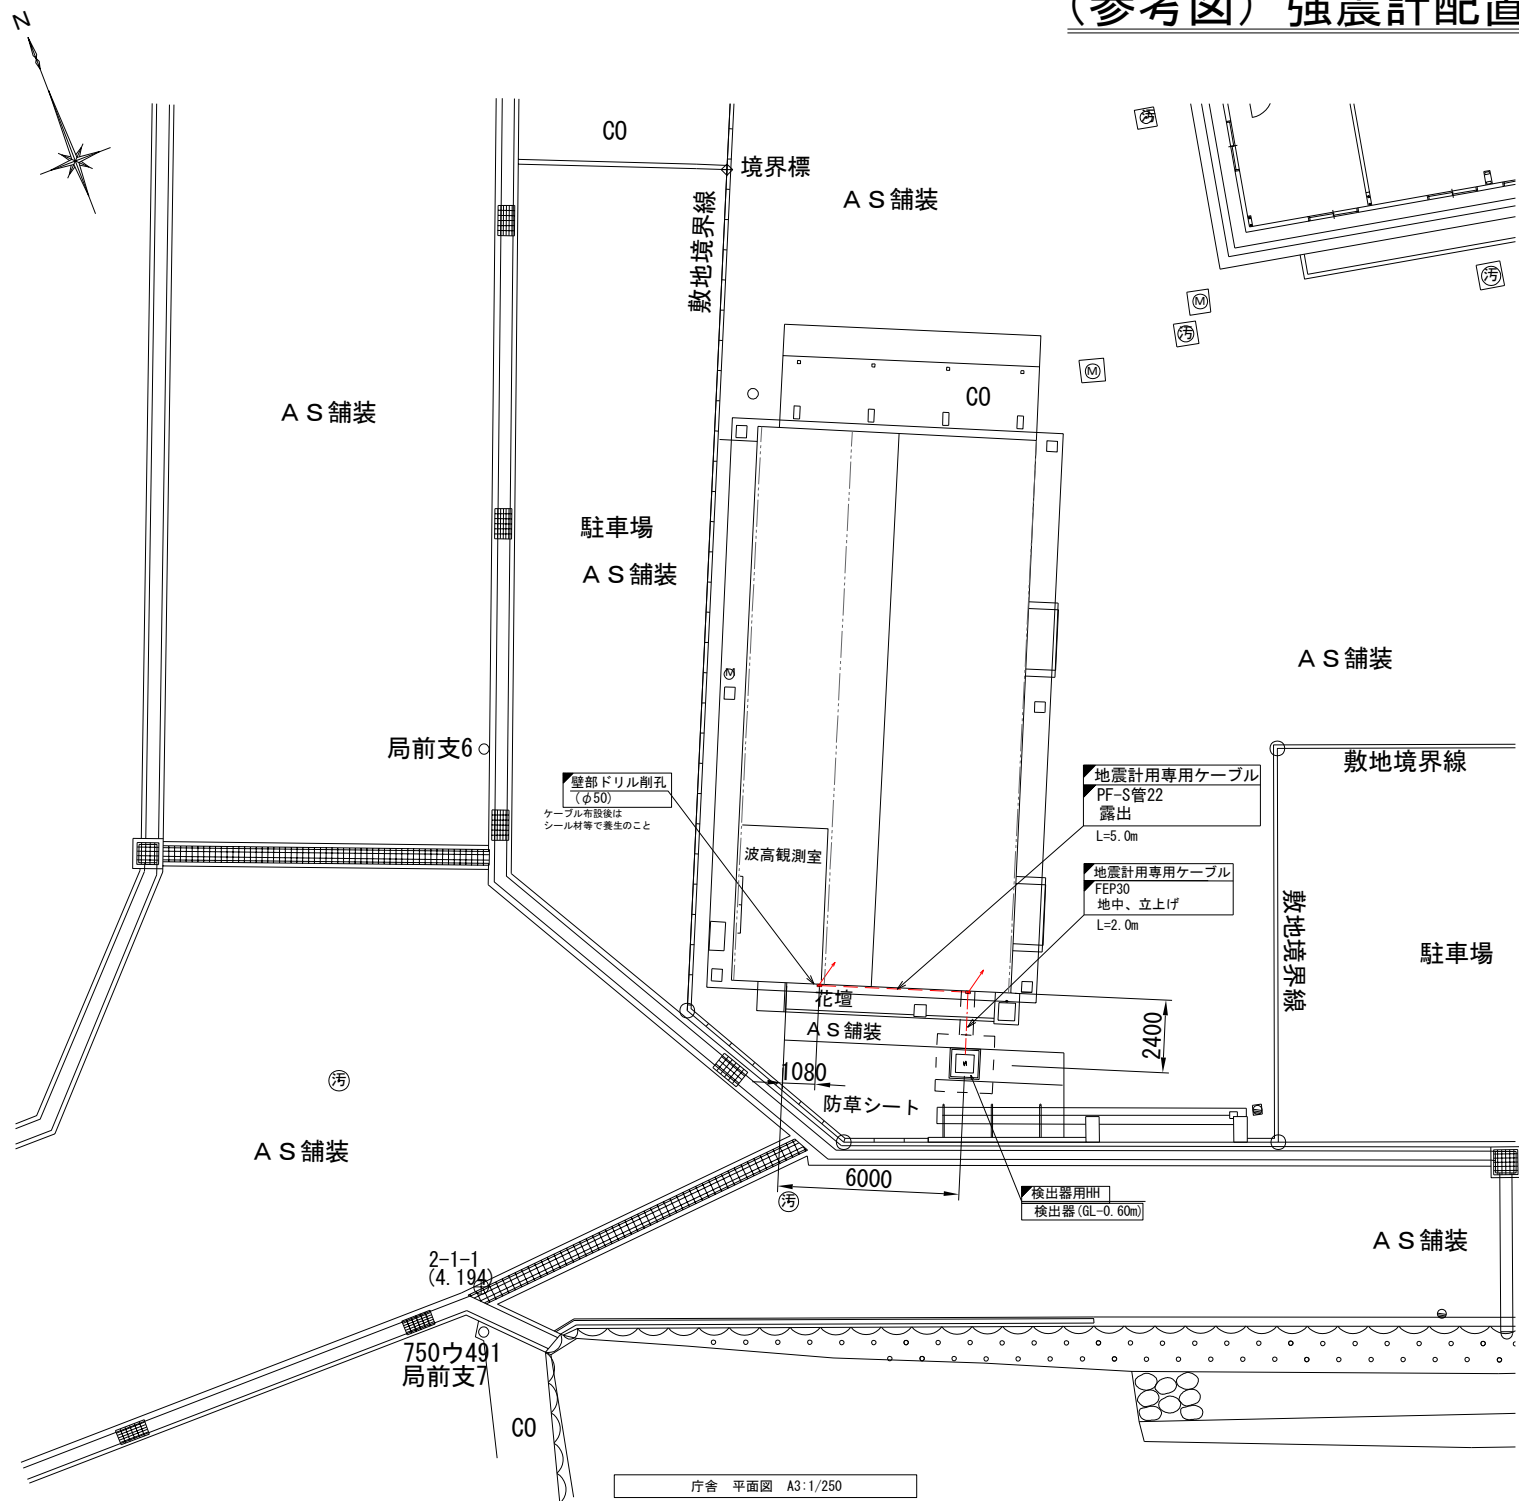


配線系統図

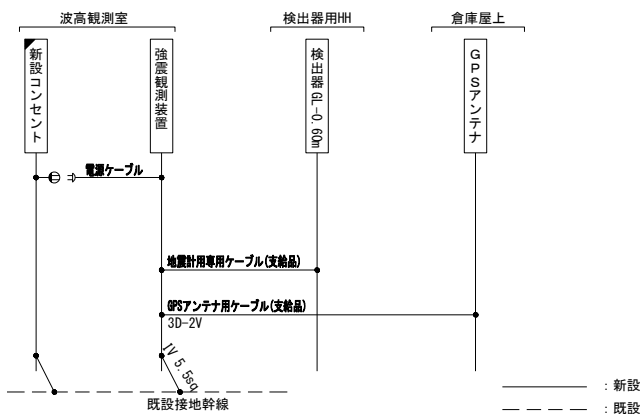


検出器設置部詳細図

平面図 (A3:1/50)

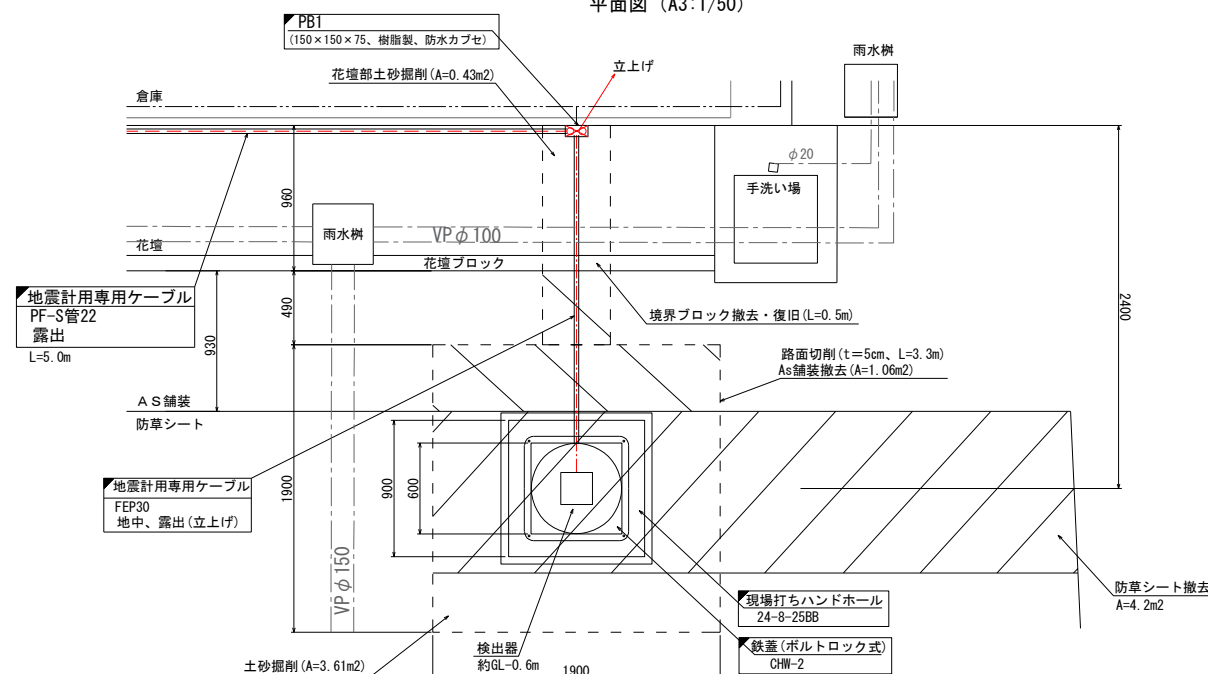


構造図 A3:1/50

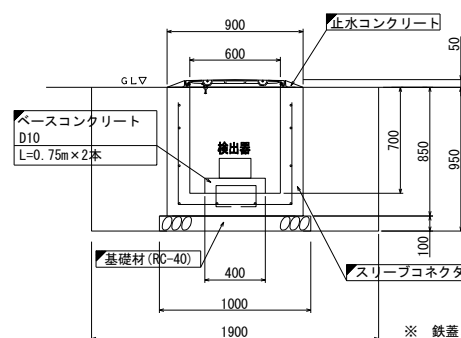

底板

配筋図


側面

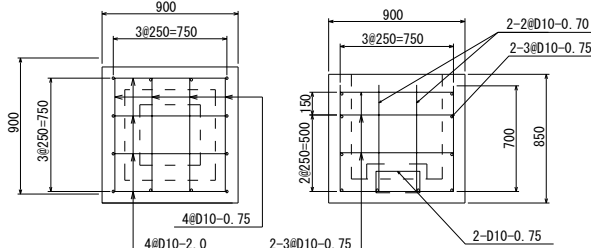

※ 鉄蓋と躯体の境界にコーキング等で止水対策を行う。

断面図 A3:1/50

地中配管参考図

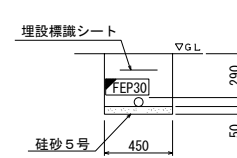


凡例

新設

- 屋外露出管内配線
- 屋内ころがし配線(天井部、床下)
- 地中埋設管内配線

年 度	令和7年度	図面番号	参-1
件 名	令和7年度長崎港強震計装置等点検		
図面名称	(参考図) 強震計配置配管配線図 (1)		
縮 尺	図示	単 位	mm
設計年月	令和7年10月	組 数	—
国土交通省 九州地方整備局 長崎港湾・空港整備事務所			

(参考図) 強震計配置配管配線図 (2)

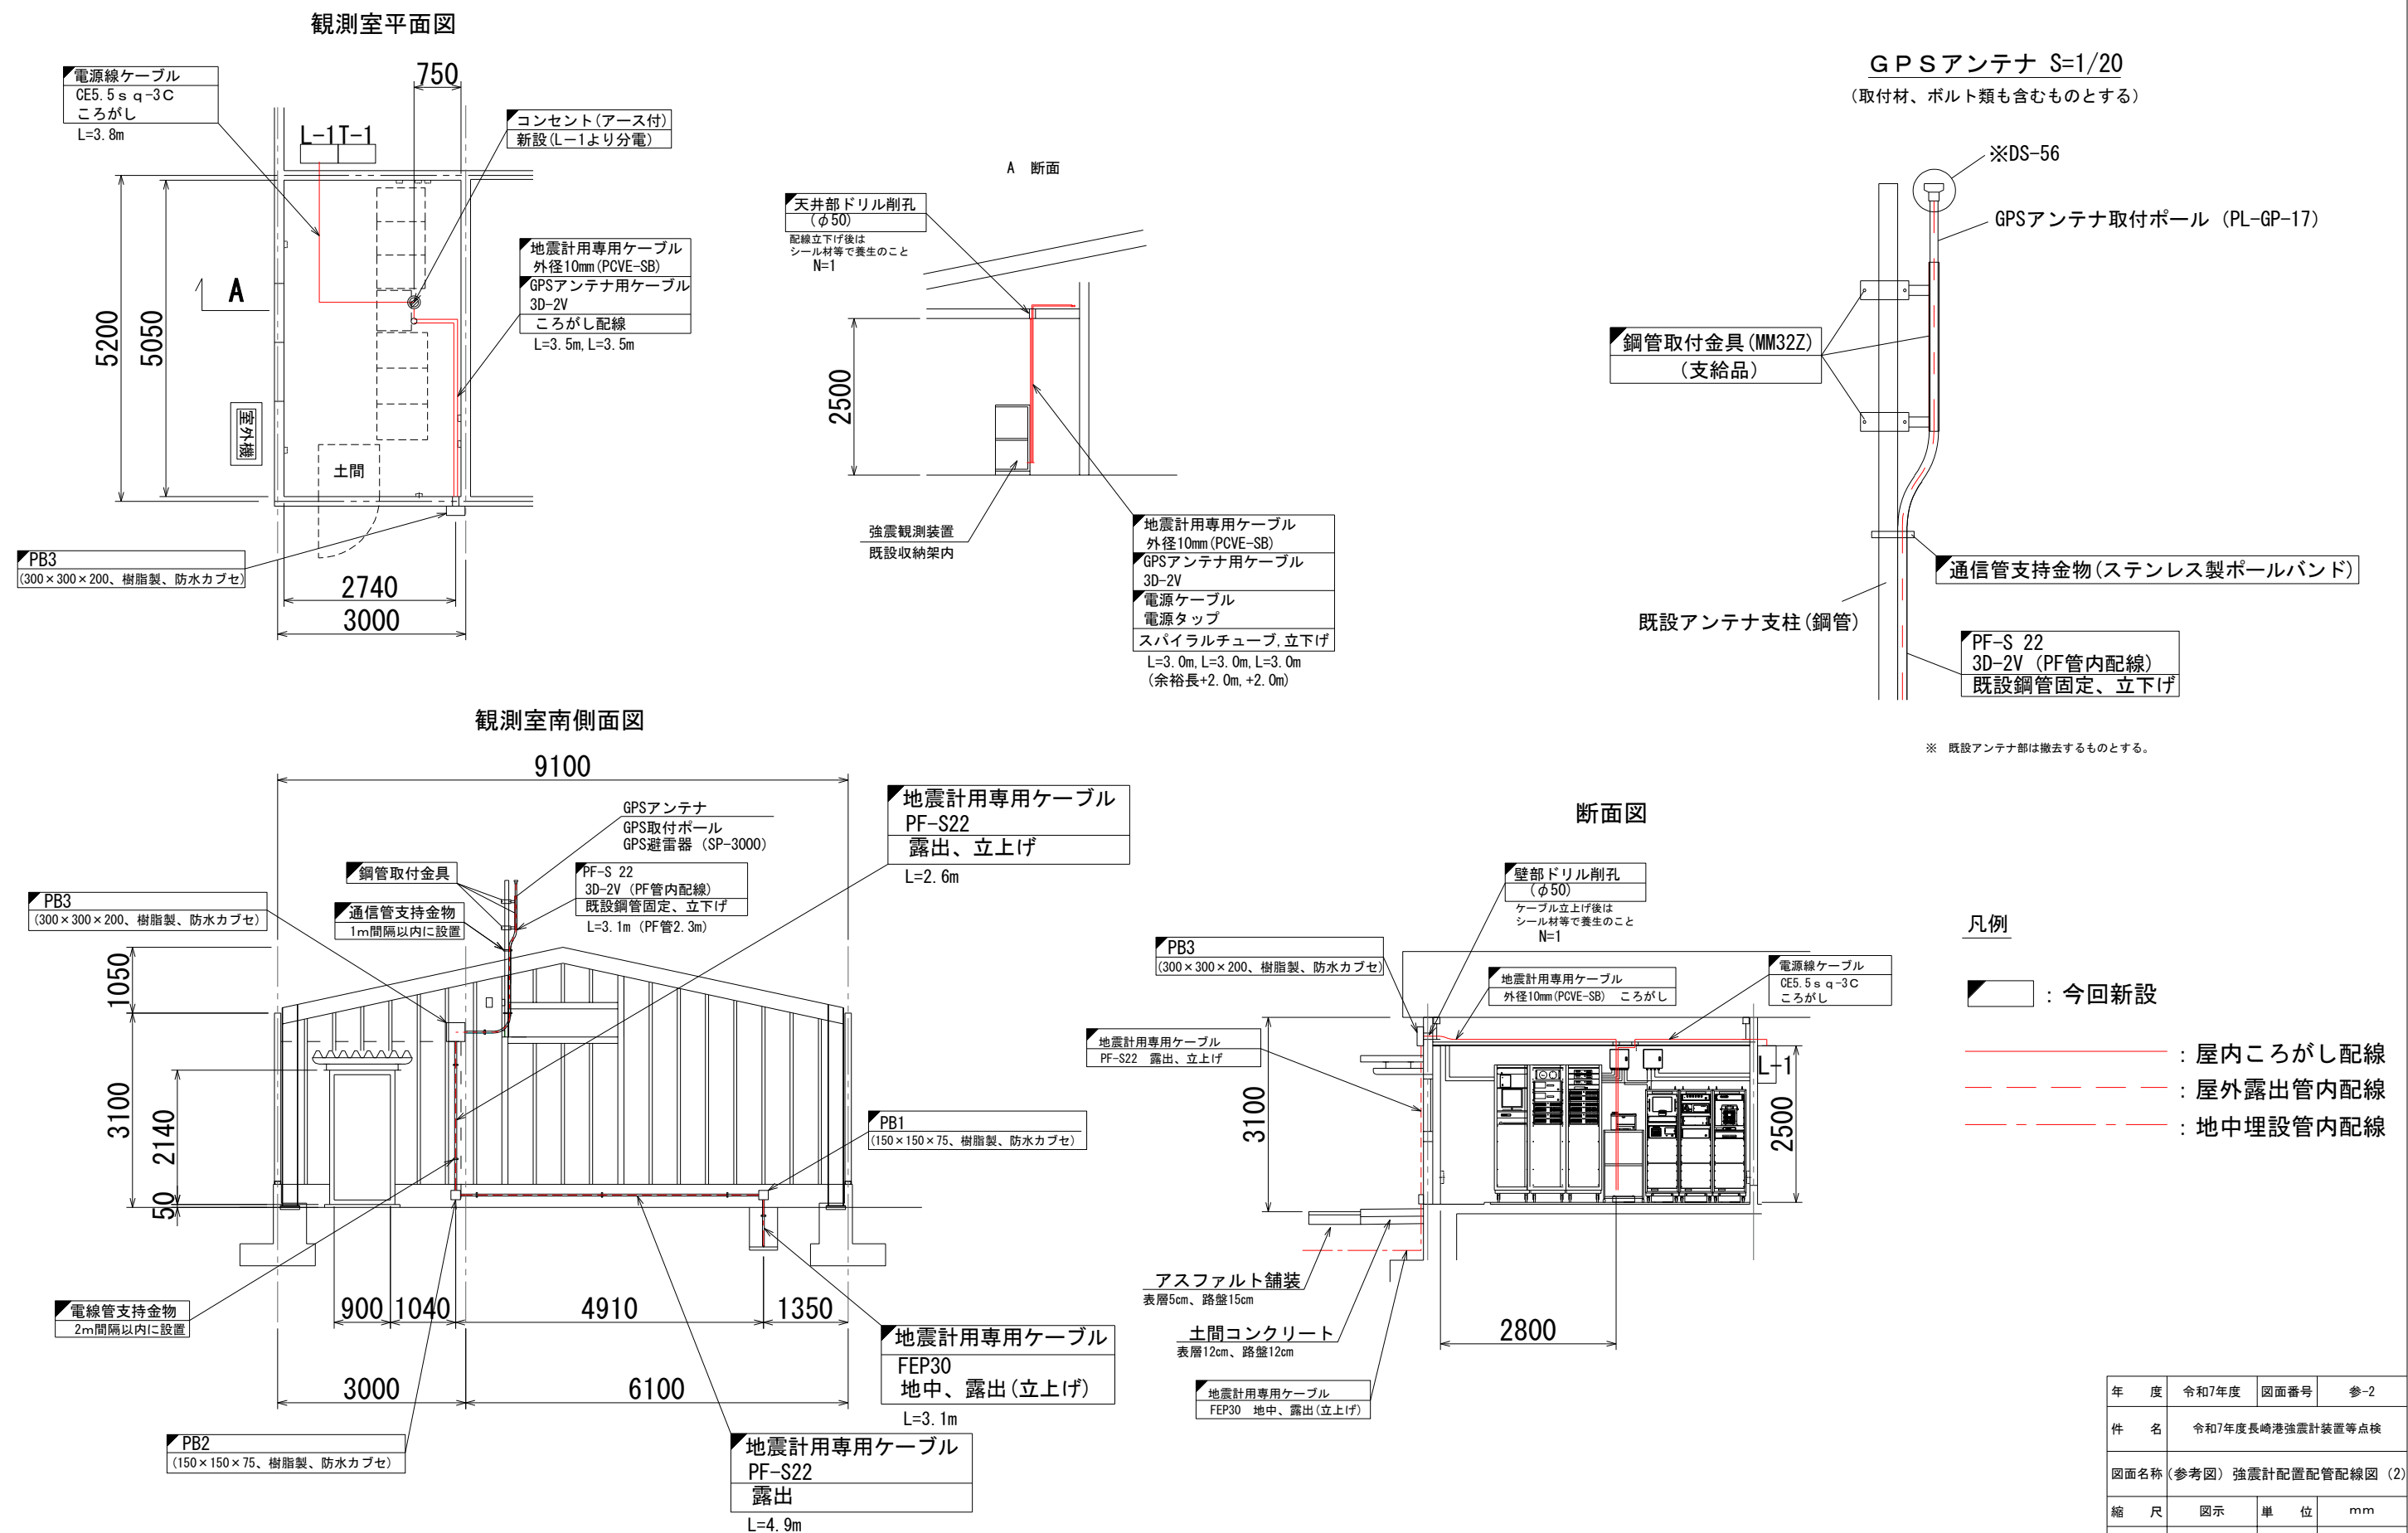

年 度	令和7年度	図面番号	参-2
件 名	令和7年度長崎港強震計装置等点検		
図面名称	(参考図) 強震計配置配管配線図 (2)		
縮 尺	図示	単 位	mm
設計年月	令和7年10月	組 数	—
国土交通省 九州地方整備局 長崎港湾・空港整備事務所			